



Legenda de Tubulações	
Material da Tubulação	Diâmetro da Tubulação
xxx	xxx mm
---	Sentido do Fluxo
---	Tratamento da Tubulação
---	Tubulação de Alimentação de Água Potável (Frio ou Quente)
---	Tubulação de Água Fria (Frio ou Quente)
---	Tubulação de Água Quente (Frio ou Quente)
---	Tubulação de Esgoto (Frio)
---	Tubulação de Ventilação (Frio)
---	Tubulação Pluvial (Frio)


AF-N	AF-D	COLUNA DE ÁGUA FRIA POTÁVEL	DIÂMETRO INDICADO
AL-N	AL-D	ALIMENTAÇÃO DE ÁGUA FRIA POTÁVEL	DIÂMETRO INDICADO
AP-N	AP-D	COLUNA DE ÁGUA PLUVIAL	DIÂMETRO INDICADO
TD-N	TD-D	TUPO DE QUEDA SANITÁRIO	DIÂMETRO INDICADO
CV-N	CV-D	COLUNA DE VENTILAÇÃO	DIÂMETRO INDICADO

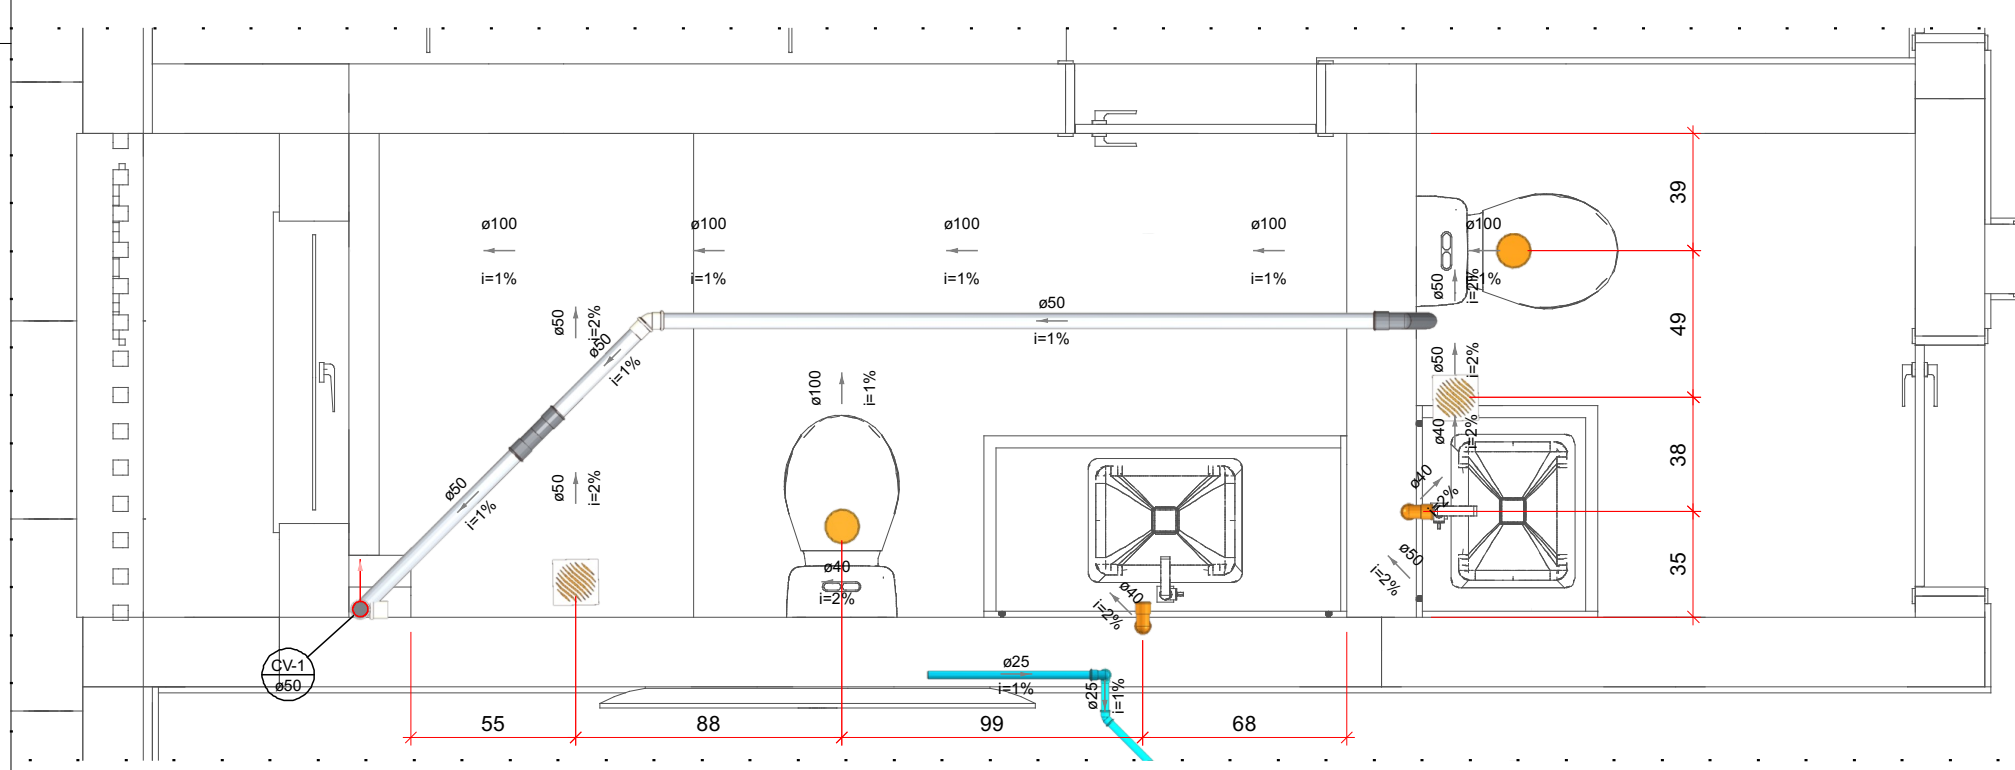


Detalhe S1
Escala 1:25

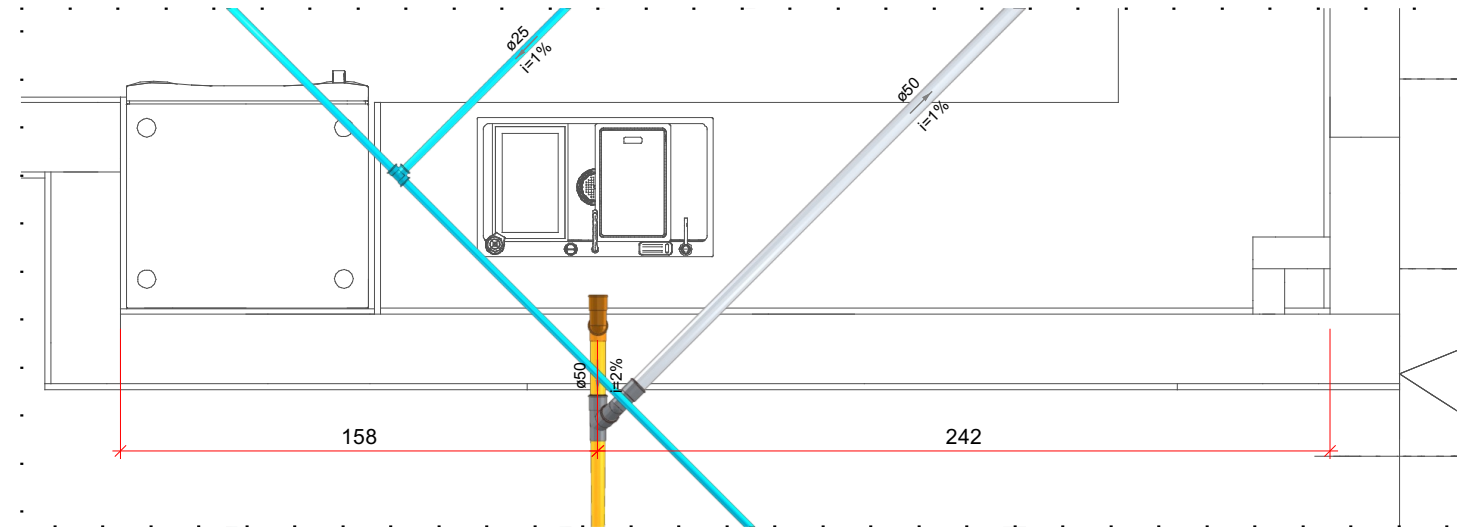


Detalhe S2
Escala 1:25

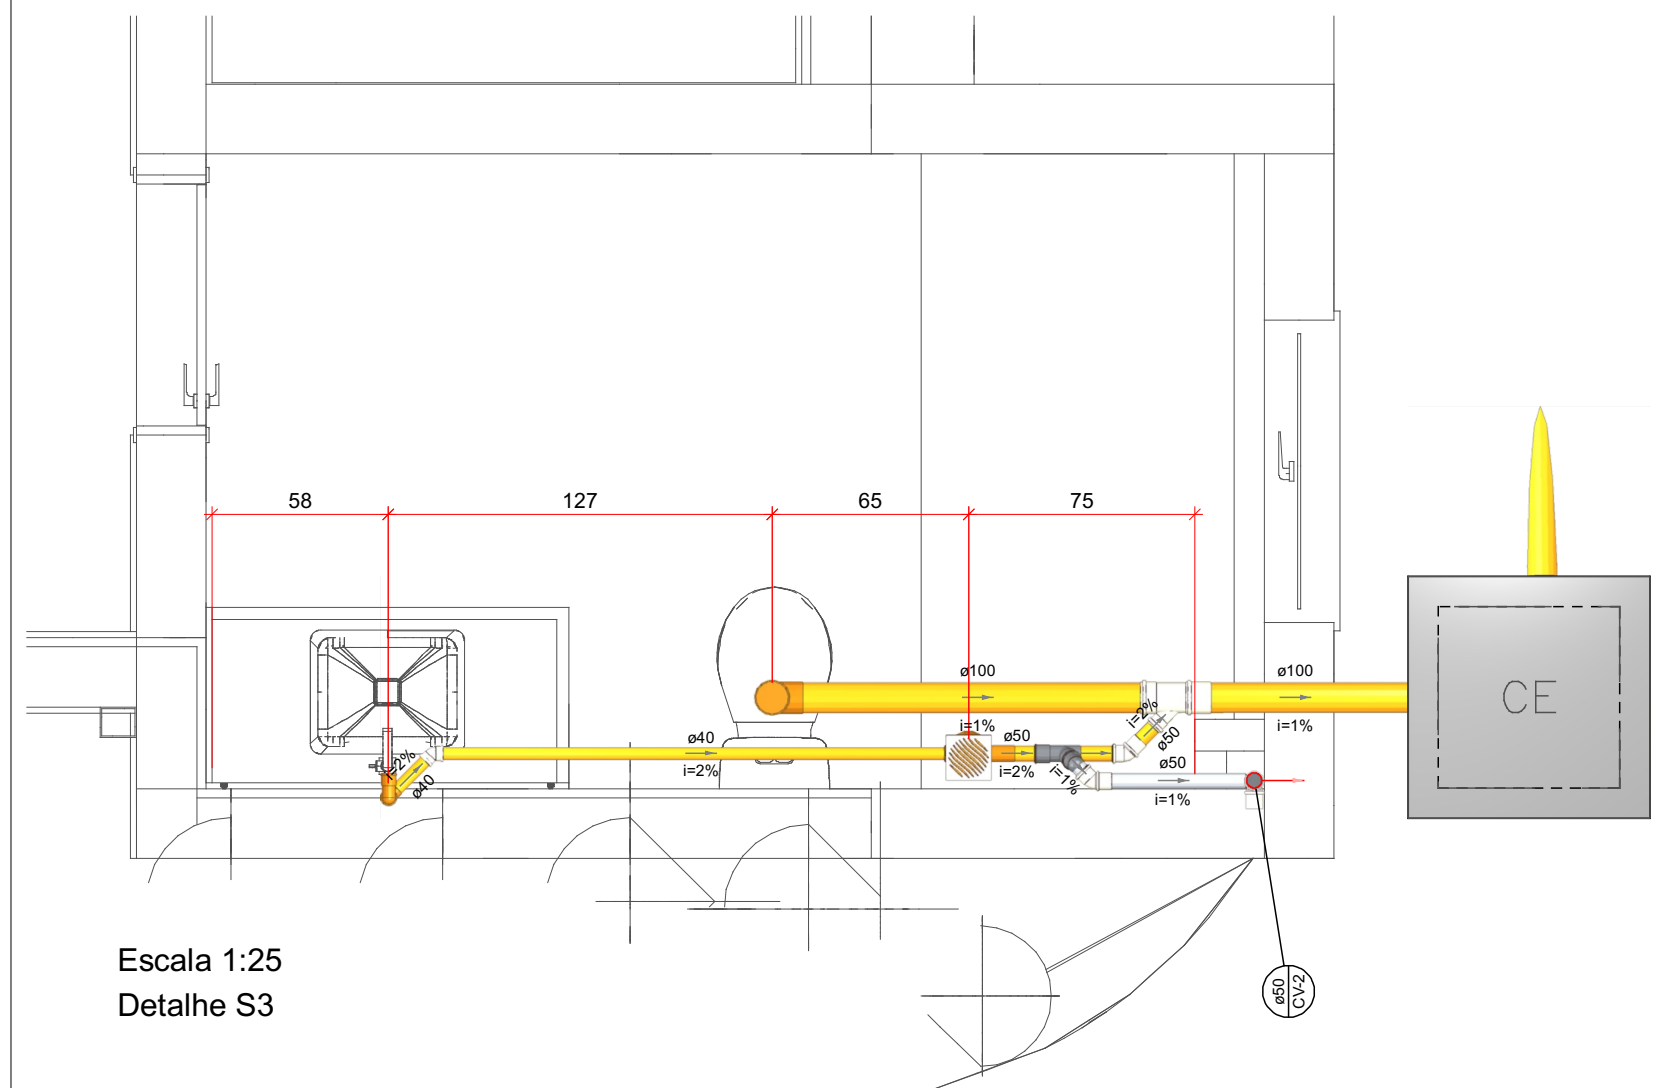


Escala 1:25
Detalhe S3

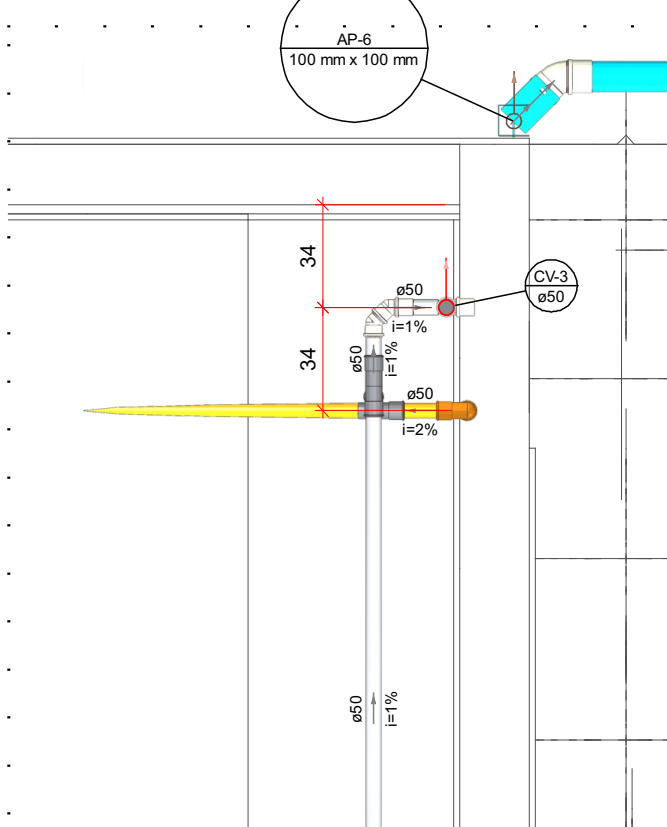

Detalhe S4
Escala 1:25

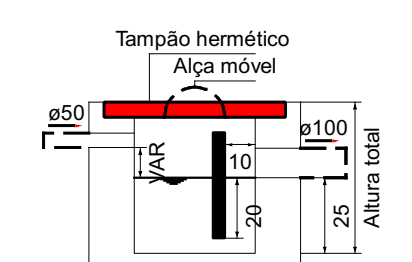


Caixa de gordura - NA-TÉRREO
Corte 1 - ESC. 1:25

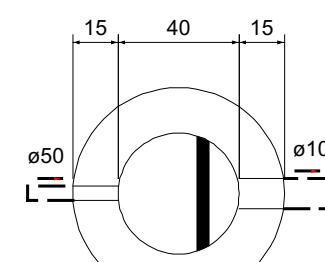


Caixa de gordura - NA-TÉRREO
Planta baixa - ESC. 1:25

Caixa de gordura CG1 (NA-TÉRREO)	
Dados:	
Numero de cozinhas: Uma cozinha	
Tipos de caixas: Simples (CGS)	
Altura sobre o piso: 25 cm	
Volume estimado:	
V = 31 l	
Dimensões:	
Profundidade total: 50 cm	
Profundidade útil: 25 cm	
Diâmetro: 40 cm	
Volume de retenção: 31,4 l	

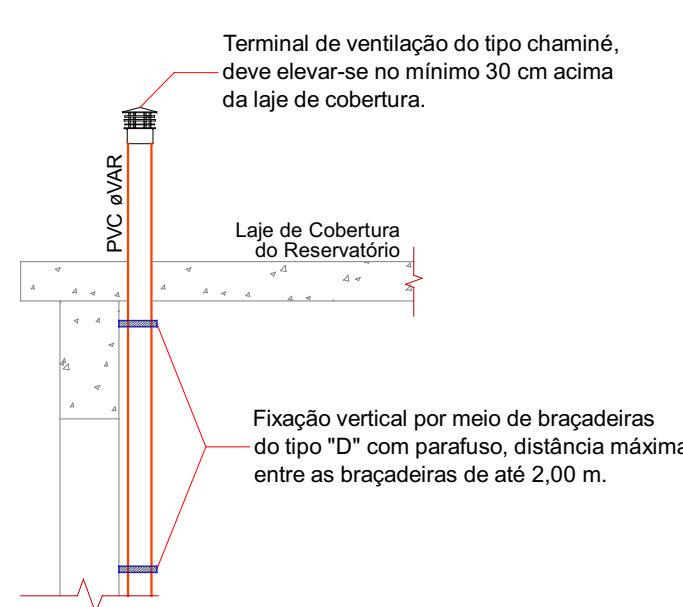


DETALHE COLUNA DE VENTILAÇÃO
SEM ESCALA

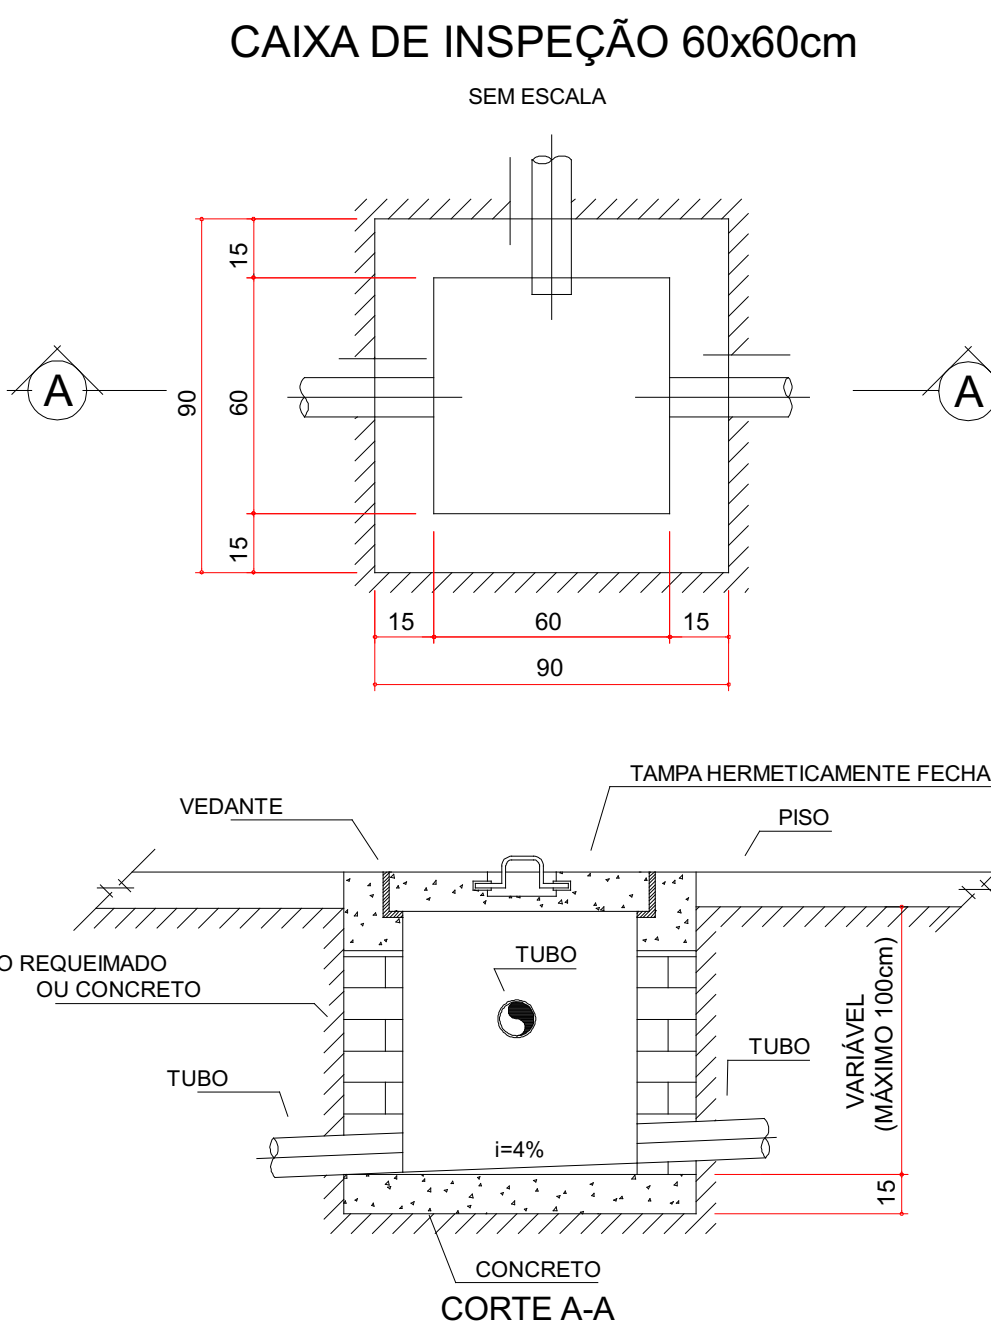

CAIXA DE INSPEÇÃO 60x60cm



Corte - Caixa de Ares com Grelha (60x60 cm)
Escala 1:25

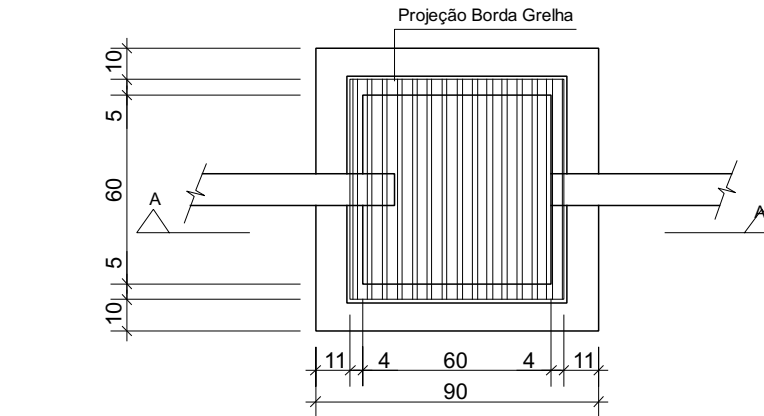

Planta Baixa - Caixa de Ares com Grelha
Escala 1:25

CARIMBOS		
REVISÕES		
Nº	DATA	DESCRIÇÃO
E-PLAN ENGENHARIA		
CNPJ: 10.108.700/0001-65		
CREA/SC: 127.622-5		
RUA: NAILA CARONE GODERT, 1080 SL 1001/1002 - PALHOÇA - SC		
CEP: 88132-150		
www.e-plan-eng.br		
TELEFONE: (48) 3093 9350		
SERVIÇO SOCIAL DO COMÉRCIO		
DEPARTAMENTO REGIONAL DE SANTA CATARINA		
RUA: HELENE SCHWAB, 100 - CENTRO - FLORIANÓPOLIS/SC		
CEP: 88010-000 - FONE: (48) 3231-4000		
www.sescsc.com.br		
PROJETO:		
LOCAL:		
FLORIANÓPOLIS/SC		
ENDEREÇO DA OBRA:		
ESTRADA HAROLDO SOARES GLAVAN, N° 1670, CACULPE		
OBRA:		
CABANA NOVA		
CONTEÚDO:		
PLANTA BAIXA ESGOTO		
PROPRIETÁRIO:		
RESP. TÉCNICO:		
SERVIÇO SOCIAL DO COMÉRCIO - SEC. AR/SC		
CNPJ: 03.603.985/0001-68		
AUTOR DO PROJETO:		
PRANCHAS Nº		
ENG. CIVIL DILAI DE FREITAS JACINTO		
CREA/SC: 122.622-5		
CO-AUTOR DO PROJETO:		
ASSINATURA		
ASSINATURA		
TOTAL		
ARQUIVO:		
DESIGNO: GABRIEL		
ESCALA: INDICADA		
DATA: MAR/2026		