



PLANTA BAIXA TÉRREO
1:50

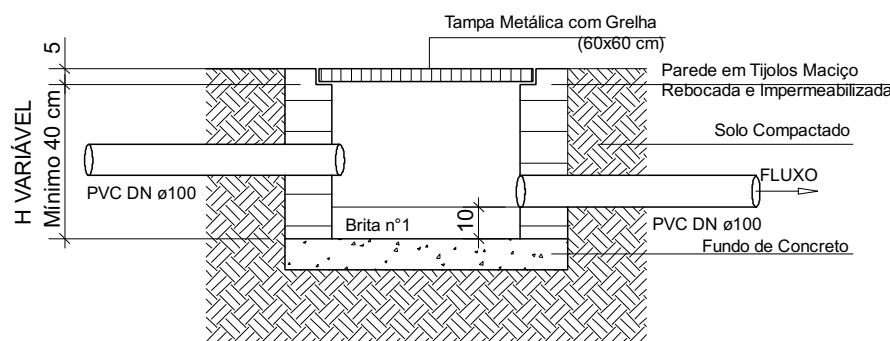

Corte - Caixa de Areia com Grelha (60x60 cm)
Escala 1/25

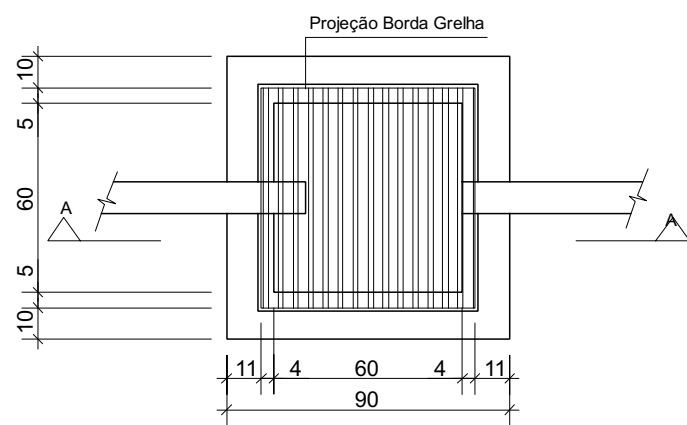


Planta Baixa - Caixa de Areia com Grelha (60x60 cm)
Escala 1/25

Legenda - PLANTA DE ÁREA	
	Caixa de areia pluvial c/grelha
	Caixa de passagem Ar Condicionado

Legenda de Tubulações	
Material da Tubulação	Diâmetro da Tubulação
xxx	øxx mm
	Sentido do Fluxo
	Traçado da Tubulação
	Tubulação de Esgoto (Piso)
	Tubulação de Ventilação (Piso)
	Tubulação Pluvial (Piso)
	AF-N ø D COLUNA DE ÁGUA FRIA POTÁVEL DIÂMETRO INDICADO
	AL-N ø D ALIMENTAÇÃO DE ÁGUA FRIA POTÁVEL DIÂMETRO INDICADO
	AP-N ø D COLUNA DE ÁGUA PLUVIAL DIÂMETRO INDICADO
	CV-N ø D COLUNA DE VENTILAÇÃO DIÂMETRO INDICADO

CARIMBOS

REVISÕES			
Nº	DATA	DESCRIÇÃO	ASSINATURA



E+PLAN ENGENHARIA
CNPJ: 15018870/0001-65
CREA/SC: 127622-8
RUA: NAILA CARONE GOEDERT, 1080 SL 1001/1002 - PALHOÇA - SC
CEP: 88132-150
www.emais.eng.br
TELEFONE: (48) 3093 9350



SERVIÇO SOCIAL DO COMÉRCIO
DEPARTAMENTO REGIONAL DE SANTA CATARINA
RUA FELIPE SCHMIDT, 785 - CENTRO - FLORIANÓPOLIS/SC
CEP: 88.010-002 - FONE/FAX: (48) 3251-4800
sesc-sc@sesc-sc.com.br

PROJETO:	CAPELA SESC - CACUPÉ		
LOCAL:	FLORIANÓPOLIS - SANTA CATARINA		
ENDEREÇO DA OBRA:	RUA HAROLDO SOARES GLAVAN, 1670		
OBRA:	HIDROSSANITÁRIO		
CONTEÚDO:	PLANTA BAIXA TÉRREO		
PROPRIETÁRIO:	RESP. TÉCNICO:		
CARIMBO E ASSINATURA	SERVIÇO SOCIAL DO COMÉRCIO - SEC AR/SC CNPJ: 03.693.556/0001-88		
AUTOR DO PROJETO:	PRANCHA Nº		
ENG DILNEI DE FREITAS JACINTO CREA/SC: 122.825-5	ASSINATURA	1	
CO-AUTOR DO PROJETO:	ASSINATURA	1	
ARQUIVO:	DESENHO: GABRIEL	ESCALA: INDICADA	DATA: MAR/2026