



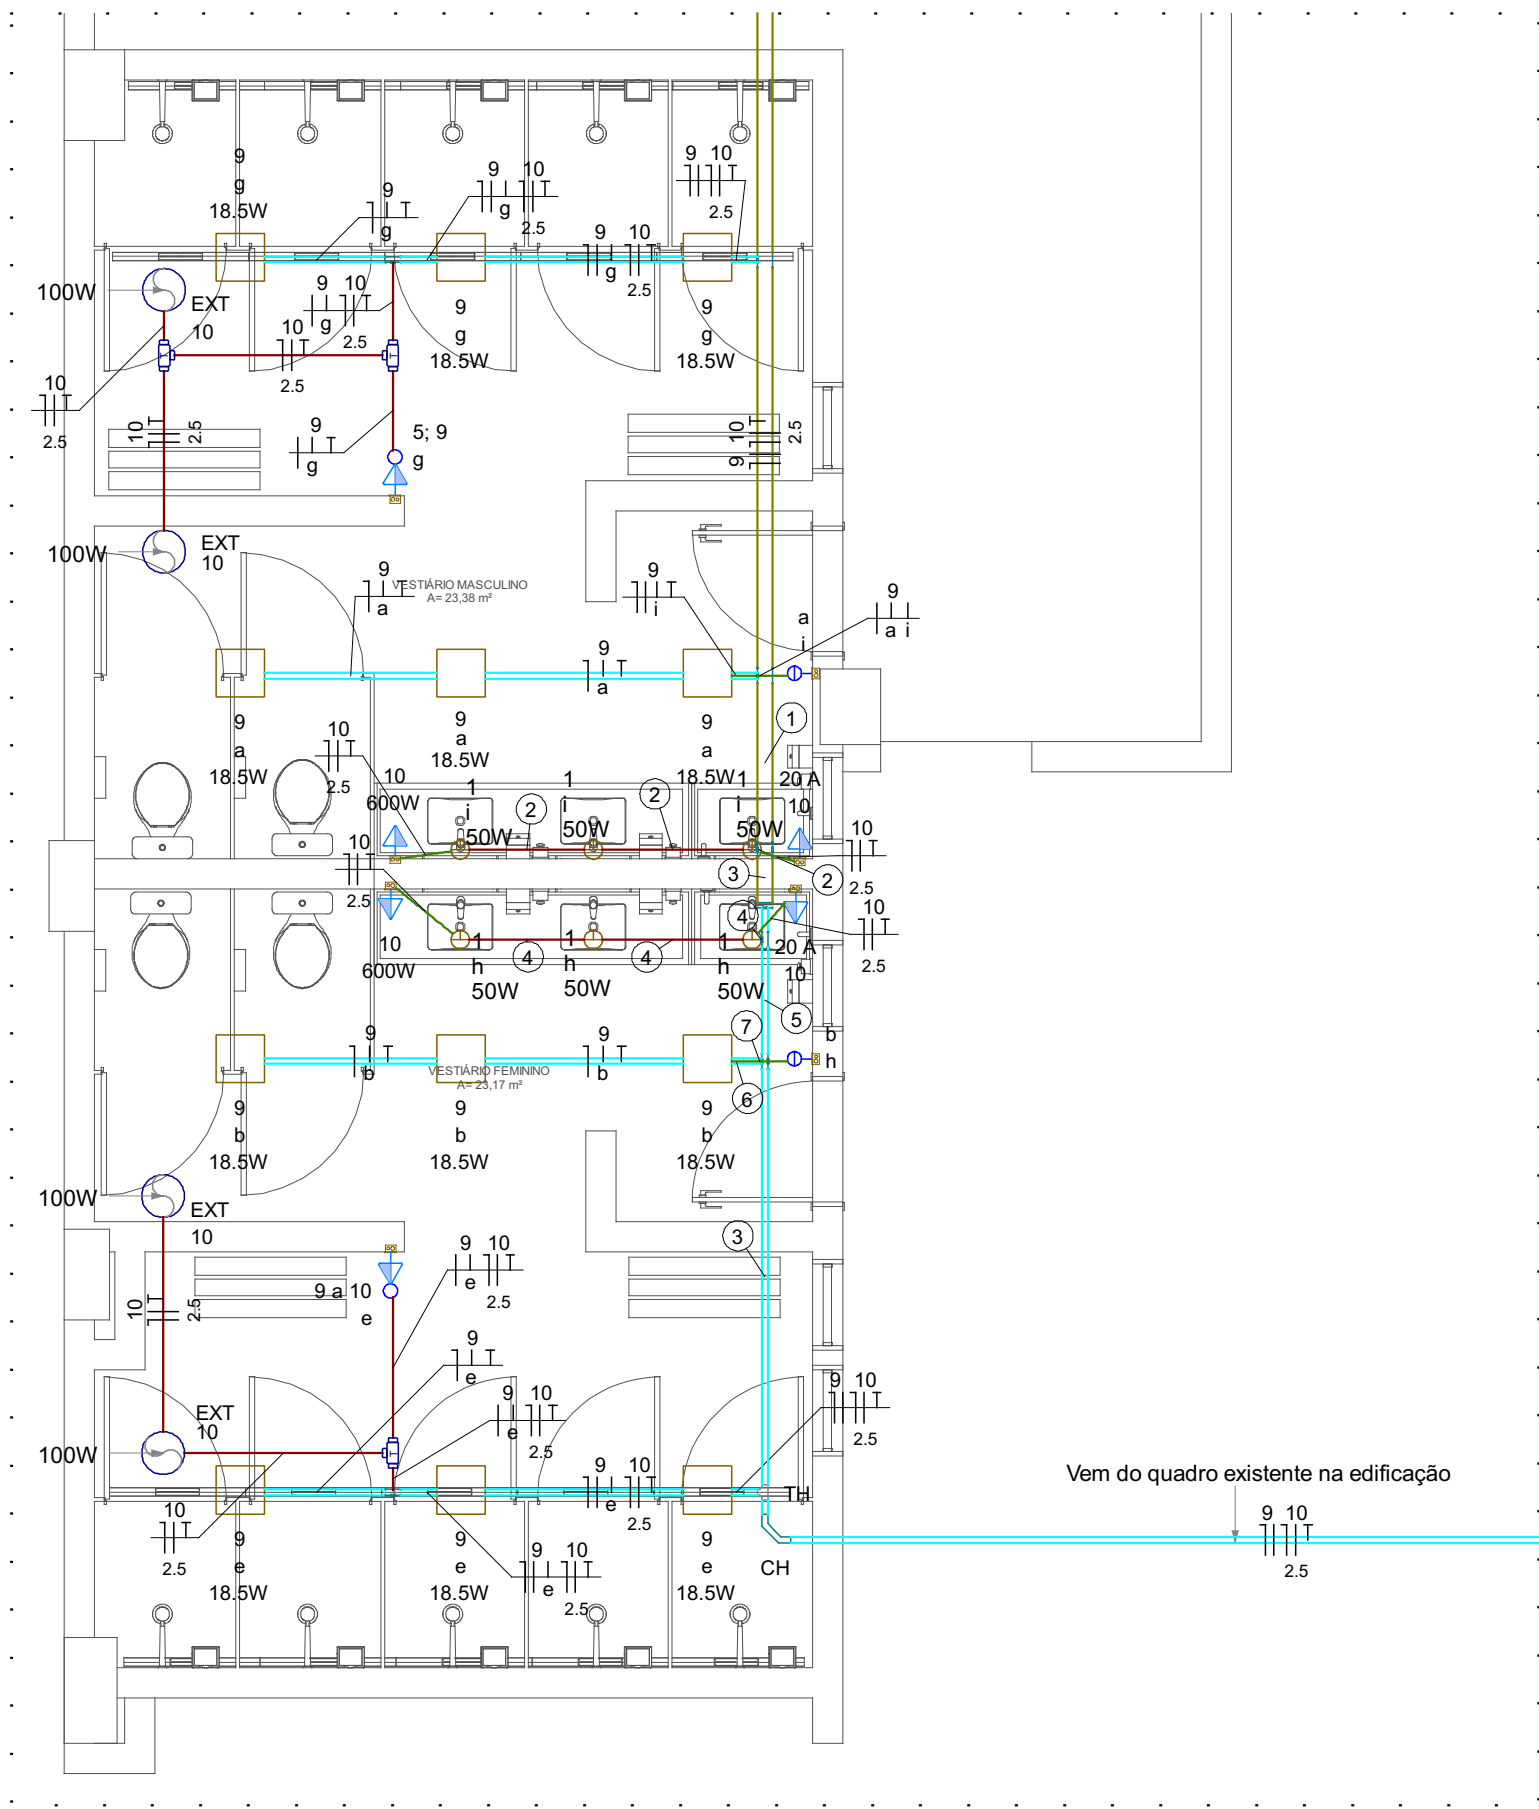


PLANTA BAIXA
ESCALA 1:50

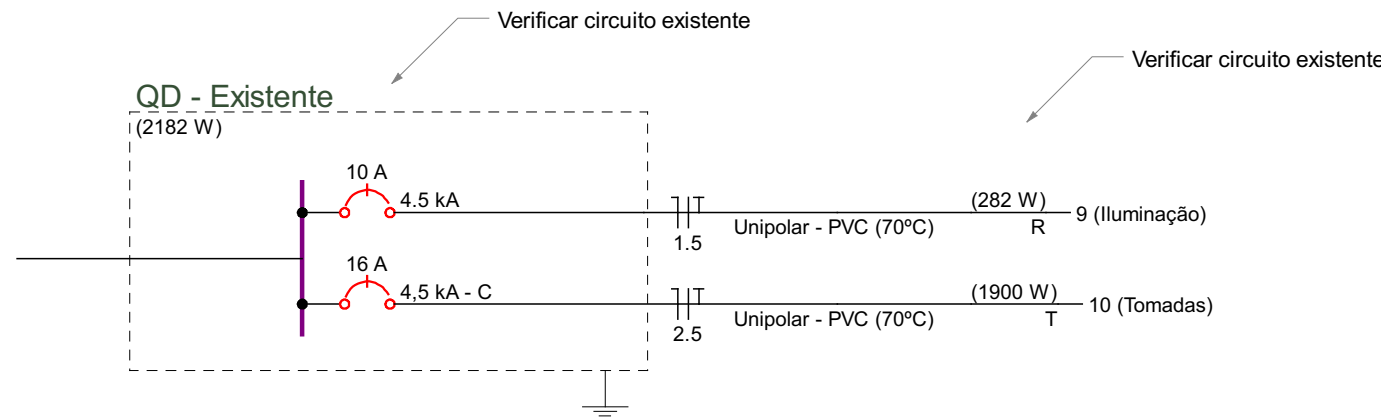


Legenda - Térreo	
	Condutores de PVC 5 entradas - Modelo T
	Curva horizontal 90°
	Exaustor - SICFLUX MAXX200 - 100W
	Interruptor simples 2 teclas a 1,20m do piso
	Interruptor simples e Tomada hexagonal a 1,20m do piso
	Luminária de embutir EF51-E11100830 LED - 12W
	Luminária sobrepor LED EF75-S2000840 - 18,5W - 1800lm- 4.000K
	Quadro de distribuição
	Saída dupla para eletroduto
	Saída horizontal para eletroduto
	T horizontal 90°
	Tomada de uso geral a 1,20 m do piso
	Tomada de uso geral média, 20A, a 1,20m do piso

Legenda de condutos - Térreo	
	Elétrica (Eletrocalha existente) Teto
	Elétrica (Eletroduto PVC Rígido) Teto
	Elétrica (Eletroduto PVC Flexível) Teto
	Elétrica (Eletroduto PVC Flexível) Teto
	Elétrica (Perfilado existente) Teto

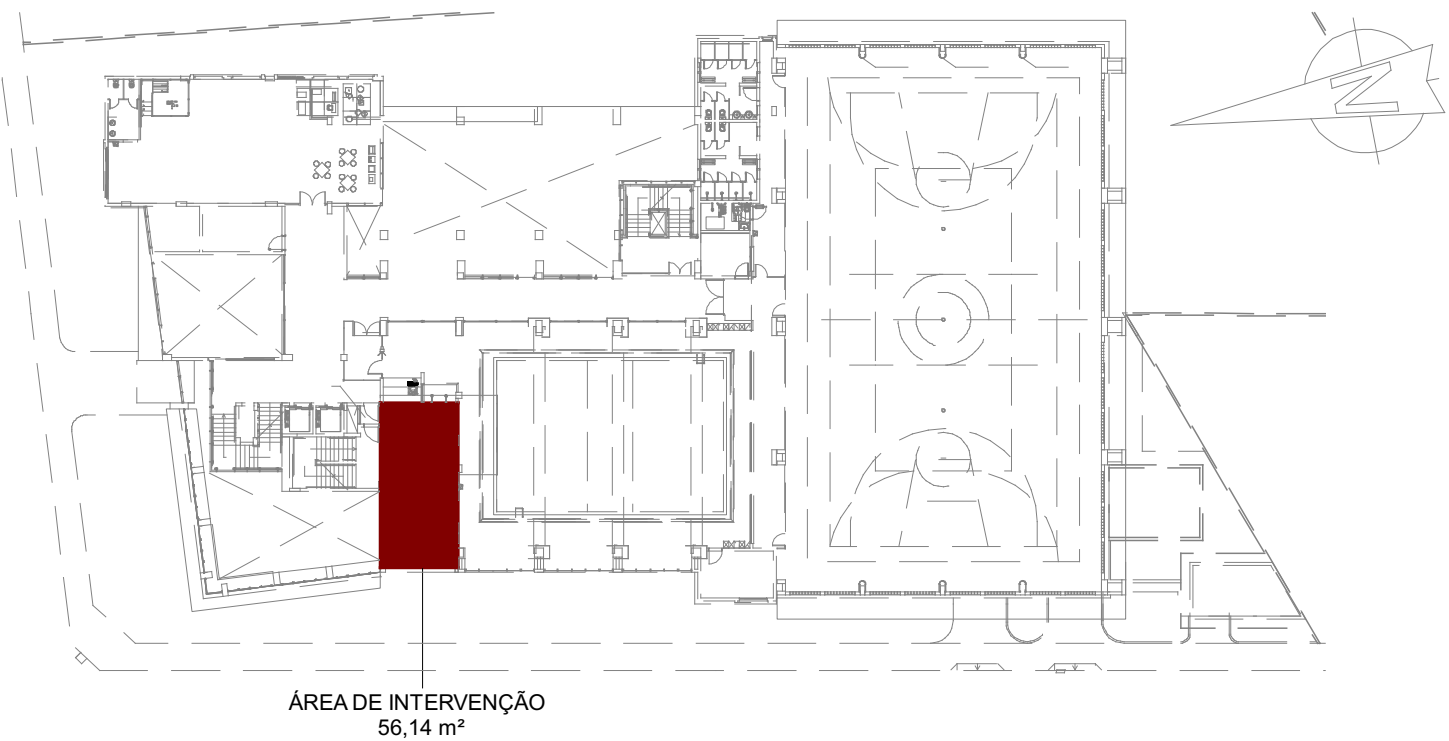

LEGENDA

ÁREA DE INTERVENÇÃO

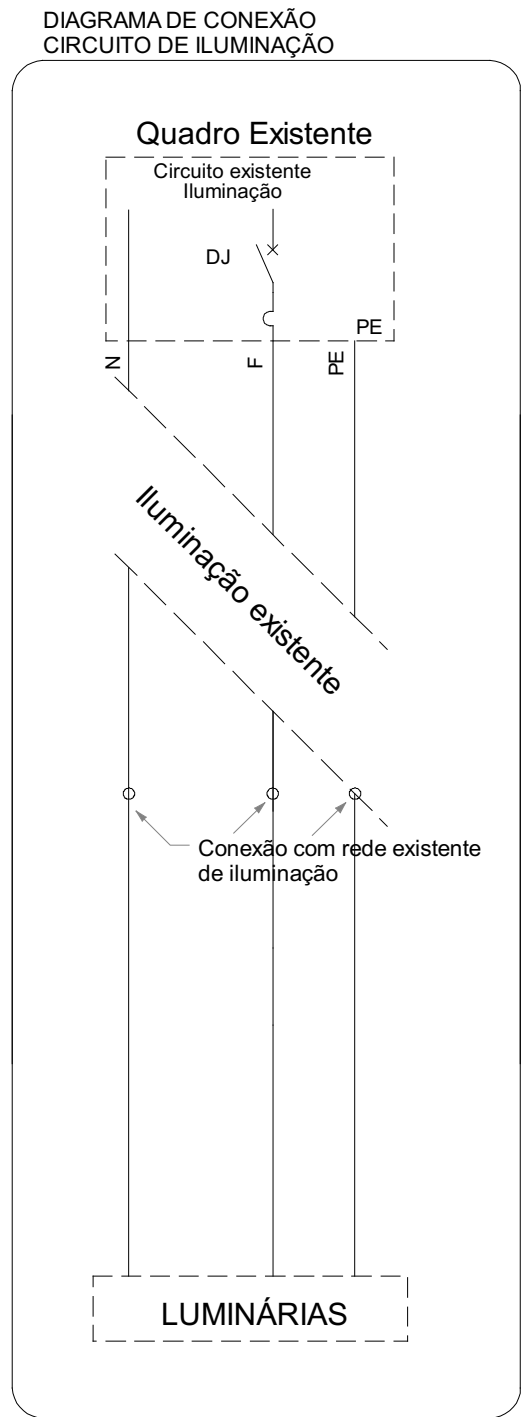

NOTAS GERAIS:

- Os circuitos indicados em projeto deverão ser conectados aos circuitos existentes do pavimento, já destinados a esse propósito;
- A fiação utilizada deverá, OBRIGATORIAMENTE, possuir a mesma seção e a mesma classe de isolamento da fiação existente nos circuitos atuais. Os valores indicados (1,5 mm² para o circuito de iluminação e 2,5 mm² para iluminação de emergência e tomadas) representam apenas a seção mínima exigida pelas normas, podendo não corresponder ao valor real da fiação existente. É INDISPENSÁVEL A VALIDAÇÃO IN LOCO DOS CONDUTORES EXISTENTES ANTES DA EXECUÇÃO DOS SERVIÇOS;
- Apesar da baixa carga dos circuitos, recomenda-se a verificação da disponibilidade de carga nos circuitos existentes, bem como a validação da queda de tensão nos novos pontos, visando manter o dimensionamento dentro das exigências normativas;
- O ramal alimentador do quadro será derivado do QD existente. Deverá ser realizado estudo de carga, a fim de assegurar que o quadro existente possua capacidade para a carga prevista,

NOTA:
UTILIZAR ELETROCALHA E PERFILADO EXISTENTES.
(O QUE FOI INSERIDO NO PROJETO JÁ ESTÁ CONFORME O EXISTENTE, APROVEITAMENTO OS MESMOS.)

Legenda de fiação - Térreo	
①	
②	
③	
④	
⑤	
⑥	
⑦	

CARIMBOS

REVISÕES			
Nº	DATA	DESCRIÇÃO	ASSINATURA
00	JUN / 2026	PROJETO EXECUTIVO	GUILHERME B. MOREIRA

E+PLAN ENGENHARIA
CNPJ: 15018870/0001-65
CREA/SC: 127622-8
RUA: NAILIA CARONE GOEDERT, 1080 SL 1001/1002 - PALHOÇA - SC
CEP: 88132-150
www.emais.eng.br
TELEFONE: (48) 3093 9350

SERVIÇO SOCIAL DO COMÉRCIO
DEPARTAMENTO REGIONAL DE SANTA CATARINA
RUA FELIPE SCHMIDT, 785 - CENTRO - FLORIANÓPOLIS/SC
CEP 88.010-002 - FONE/FAX: (48) 3251-4800
sesc-sc@sesc-sc.com.br

PROJETO ELÉTRICO

LOCAL:
ITAJAI/SC

ENDEREÇO DA OBRA: R. ALMIRANTE TAMANDARÉ, 256 - CENTRO, ITAJAI - SC, 88301-430

OBRA:
SANITÁRIOS SESC ITAJAI

CONTEÚDO:
PLANTA BAIXA E DETALHES

PROPRIETÁRIO: RESP. TÉCNICO:

CARIMBO E ASSINATURA: SERVIÇO SOCIAL DO COMÉRCIO - SEC AR/SC
CNPJ: 03.603.595/0001-68

AUTOR DO PROJETO: PRANCHA Nº

ENG. GUILHERME BECKER MOREIRA
CREA/SC: 217657-7 ASSINATURA

CO-AUTOR DO PROJETO: ASSINATURA

ASSINATURA TOTAL

ARQUIVO: DESENHO: NATIÉLLE SILVA ESCALA: INDICADA DATA: JUN/2026