


PLANTA BAIXA - NÍVEL 50

Escala: 1 : 25

FITA LED NEON 12v 320 LÚMENS/M - 9W/m 3000K COM DRIVER 5A (60W) - PERFIL DE EMBUTIR EM MARCENARIA DIFUSOR LEITOSO
REFERÊNCIA: PIX ILUMINAÇÃO OU EQUIVALENTE

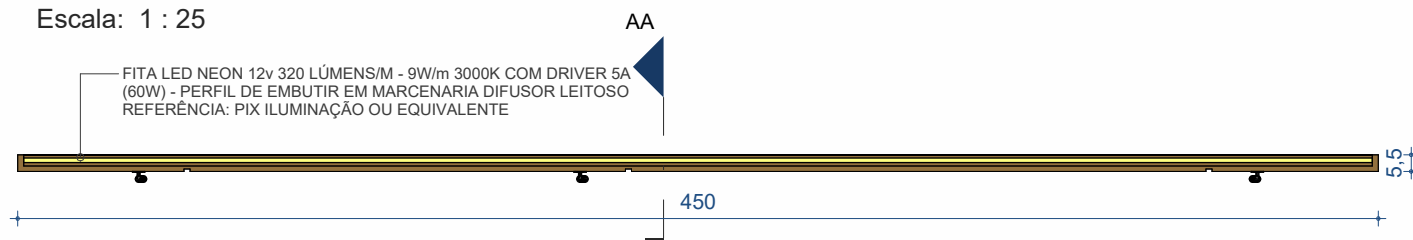


PLANTA BAIXA - NÍVEL 120

Escala: 1 : 25

MDF BP DUAL SYNCRO
SAVANA. Ref. Guararapes ou
equivalente

SPOT LED RETRÁTIL DE EMBUTIR,
3W 3000K, MALI NORDECOR

MÓDULO INTERRUPTOR DE EMBUTIR
REDONDO COR MARROM, WEG -
ACENDIMENTO DA ARANDELA

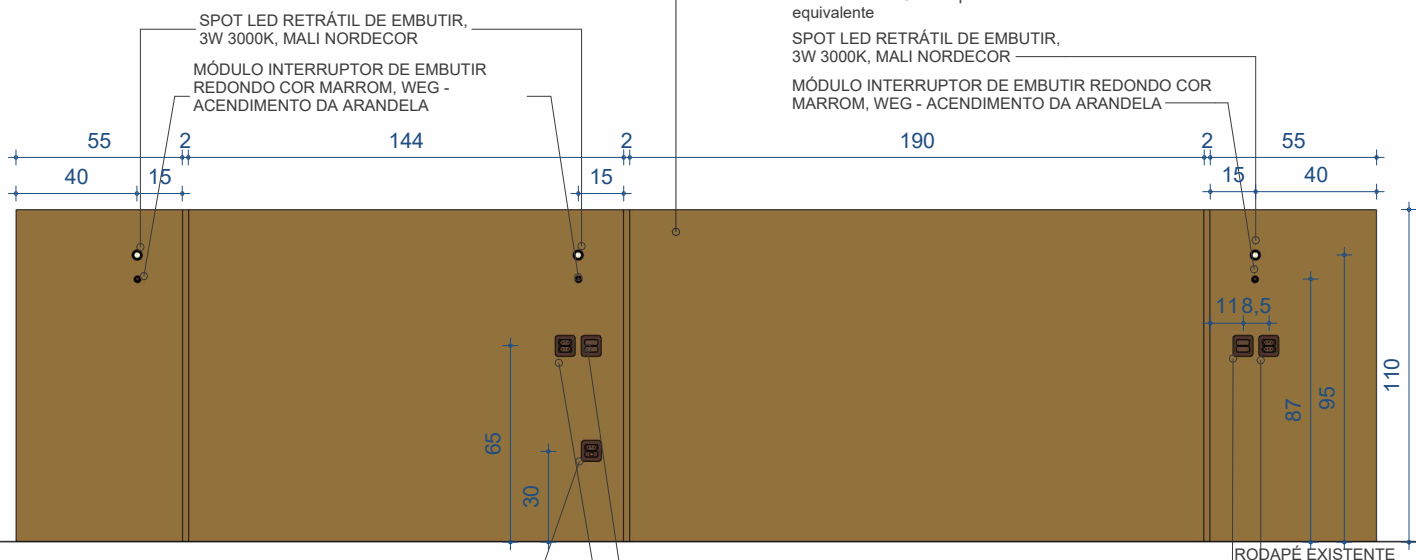


MÓDULO TOMADA + PONTO TELEFONE
COR CHOCOLATE, RECTA MOBILI

MÓDULO INTERRUPTOR PARALELO DUPLO COR CHOCOLATE, RECTA
MOBILI - ACENDIMENTO DA ILUMINAÇÃO GERAL DO QUARTO E FITA
LED DA CABECEIRA

TOMADA DUPLA COR CHOCOLATE, RECTA MOBILI

VISTA FRONTAL

Escala: 1 : 25

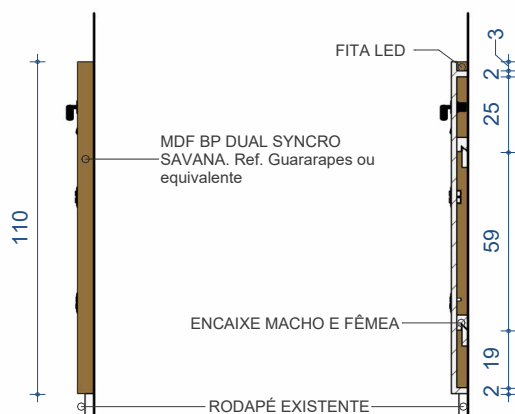


VISTA LATERAL

Escala: 1 : 25


CORTE AA

Escala: 1 : 25

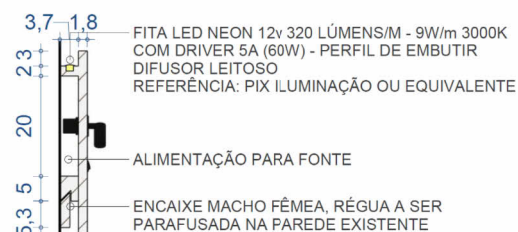

DET. ENCAIXE E LED

Escala: 1 : 15

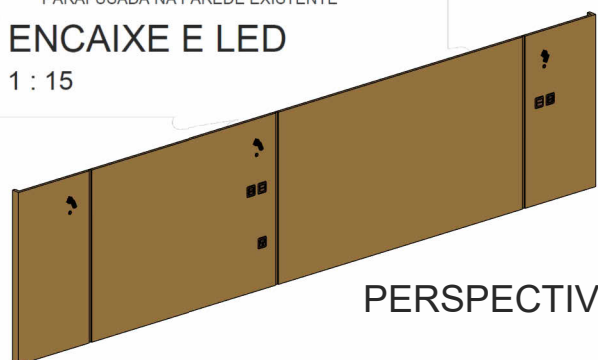

PERSPECTIVA



SERVIÇO SOCIAL DO COMÉRCIO
DEPARTAMENTO REGIONAL
Rua Felipe Schmidt, 785 - Centro - Florianópolis

Projeto:

MOBILIÁRIO - SESC

MH01 B - CABECEIRA HOTEL 450cm -
TIPO B

*Todas as medidas devem ser conferidas
"in loco" antes da execução dos
projetos.
*Qualquer alteração do projeto só poderá
ser feita com autorização da Gerência de
Engenharia e Arquitetura do SESC.

Escala:

Indicada

Prancha:

MH01
B